

ESPECIFICAÇÃO DE MATERIAIS INTERNOS

LEGENDA - LUMINÁRIAS

LÂMPADA FLUORESCENTE TUBULAR T5 P/ Z LÂMPADAS;  
CORPO EM CHAPA DE AÇO TRATADA E PINTADA;  
INSTALAÇÃO DE SOBREPOR. 119 X 26CM

LUMINÁRIA DE SOBREPOR P/4 LÂMPADAS  
FLUORESCENTES DE 16 OU 20WATTS C/ ALETAS  
BRANCAS 65,3 X 65,3CM- ABLUX



PANEL DE LED PARA EMBUTIR 18W BIVOLT  
(LUZ BRANCA)

LEGENDA - FORROS

FORRO GYPER® LISO, DA LINHA SISTEMA DRWALL, PLACO, PLACAS  
REMOVÍVEIS, CONSTITUÍDOS DE PLACAS DE GESSO ACARTONADO,  
REVESTIDAS A QUENTE, COM UMA PELODUA RÍGIDA DE PVC,  
MONTADAS EM ESTRUTURAS FORMADAS POR PERIS DE AÇO  
GALVANIZADO OU PEÇAS METÁLICAS.

PLACAS DE GESSO ACARTONADO, TIPO CILCADO,  
SEM REBAIXES E COM NEGATIVO.

ZENITAL

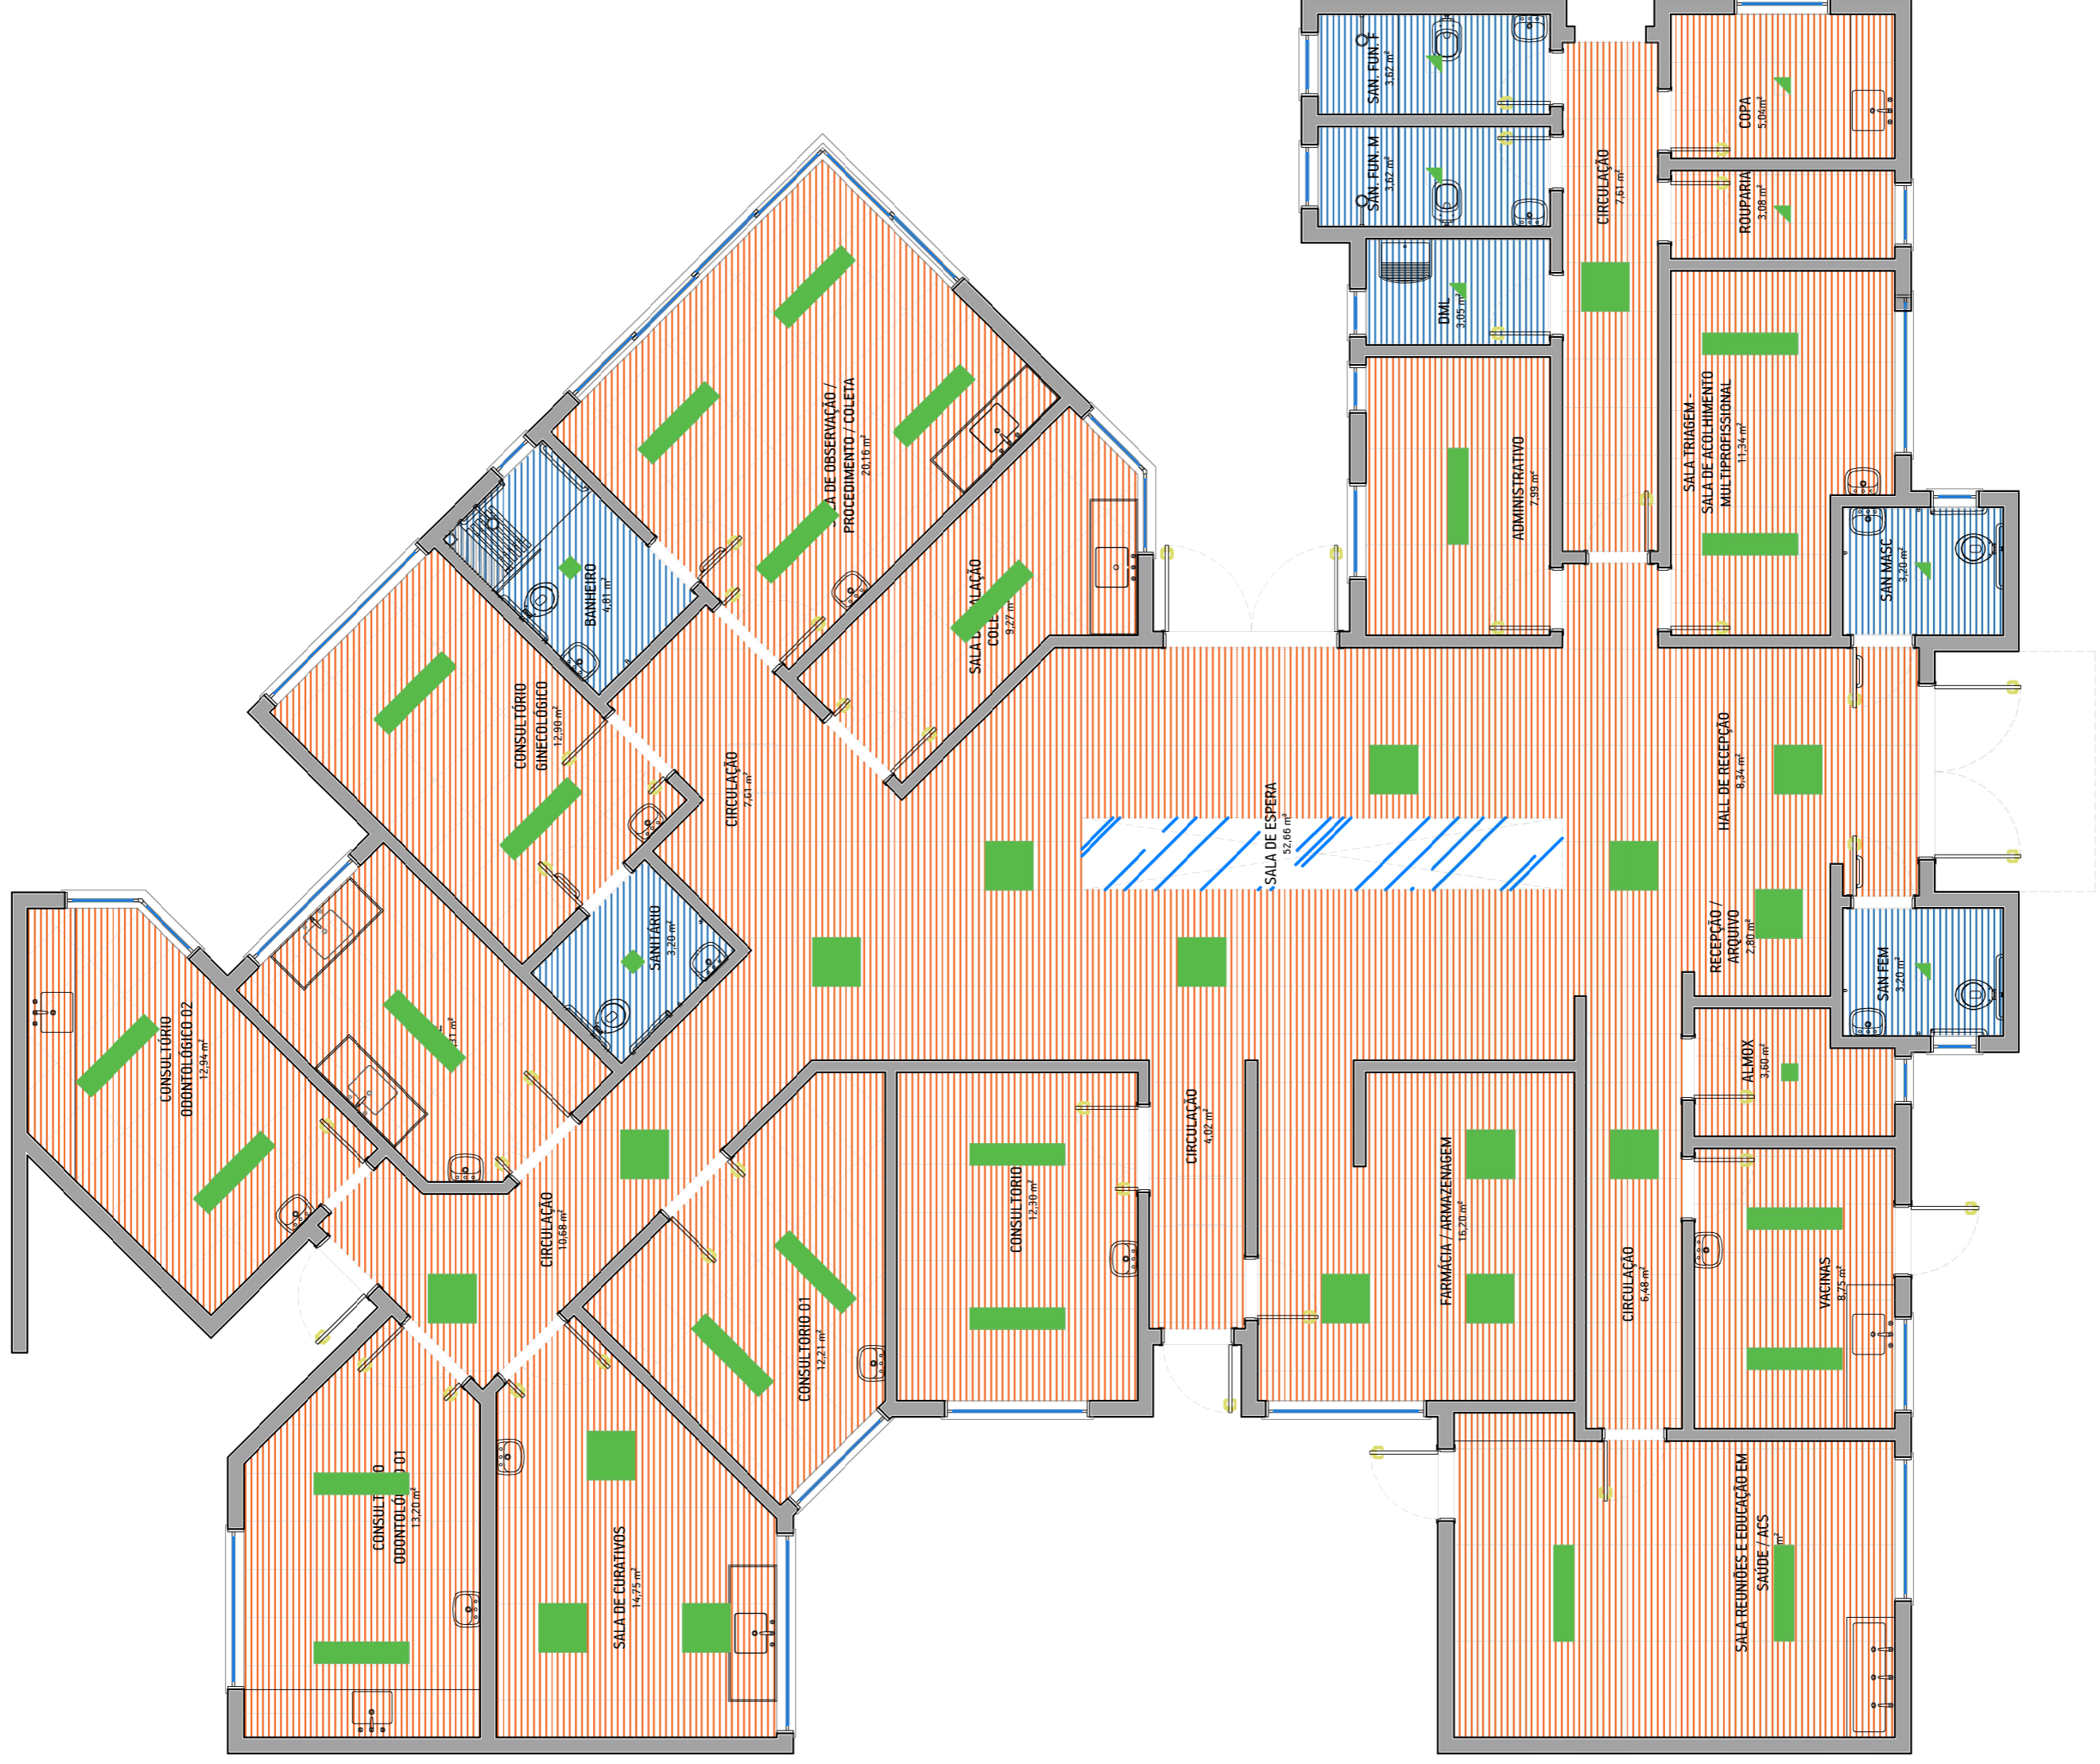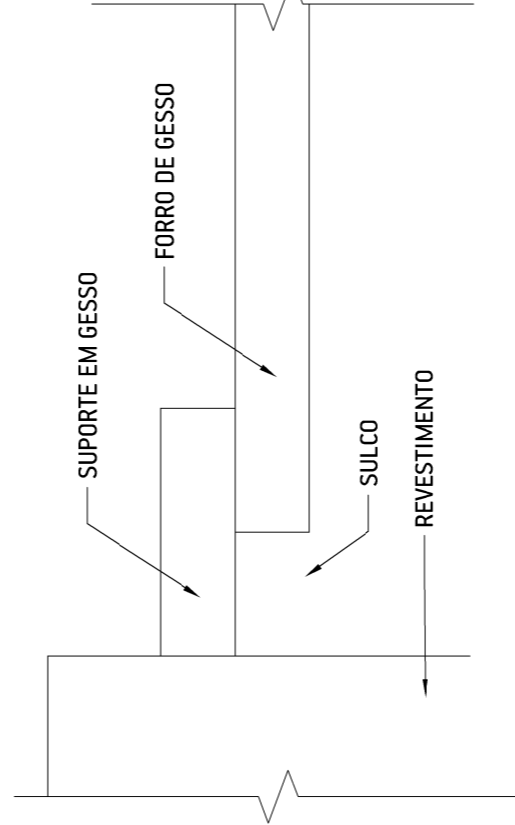

**DOISPORDOIS**  
engenharia

OBRA: PMSERTAO PROJETO: ARQUITETÓNICO - ARQ-DWG-EXE

ENDEREÇO: RUA REINALDO SBARDELOTTO, QUADRA 29, PARTE DOS LOTES 05, 06 E 07 - CENTRO - SERTÃO/RS

RESPONSÁVEIS TÉCNICOS:

PREFEITURA MUNICIPAL DE SERTÃO	DOISPORDOIS ENGENHARIA	DOISPORDOIS ENGENHARIA
DESCRÇÃO: PLANTA BAIXA DE FORRO E LUMINÁRIAS	ESCALA: 1/75	PRANCHA: 10
ÁREA TERRENO: 750,00 m <sup>2</sup>	ÁREA CONSTRUIDA: 387,48 m <sup>2</sup>	DATA: AGO/2017
CÓDIGO: 1719	REVISÃO: R54	ARQ 06

OBSERVAÇÕES: Direitos autorais reservados conforme artigo 184 do código penal, lei 5988 do código civil, confea 205/71

**Márcio André Borin**  
ENGENHEIRO CIVIL CREA/RS 174194  
54.9974.0874

**Francisco Rossetto**  
ENGENHEIRO CIVIL CREA/RS 174542  
54.9168.5683

**Eduardo Rossetto**  
ARQUITETO E URBANISTA CAU/A96807-2  
54.9960.3656