


Legenda
 ☒-1 Registro bruto gaveta ABNT c/PVC soldável - RG



— HID PLANTA BAIXA PAVIMENTO COBERTURA
 ESCALA - 1/50

ALPENBRE ENTRADA

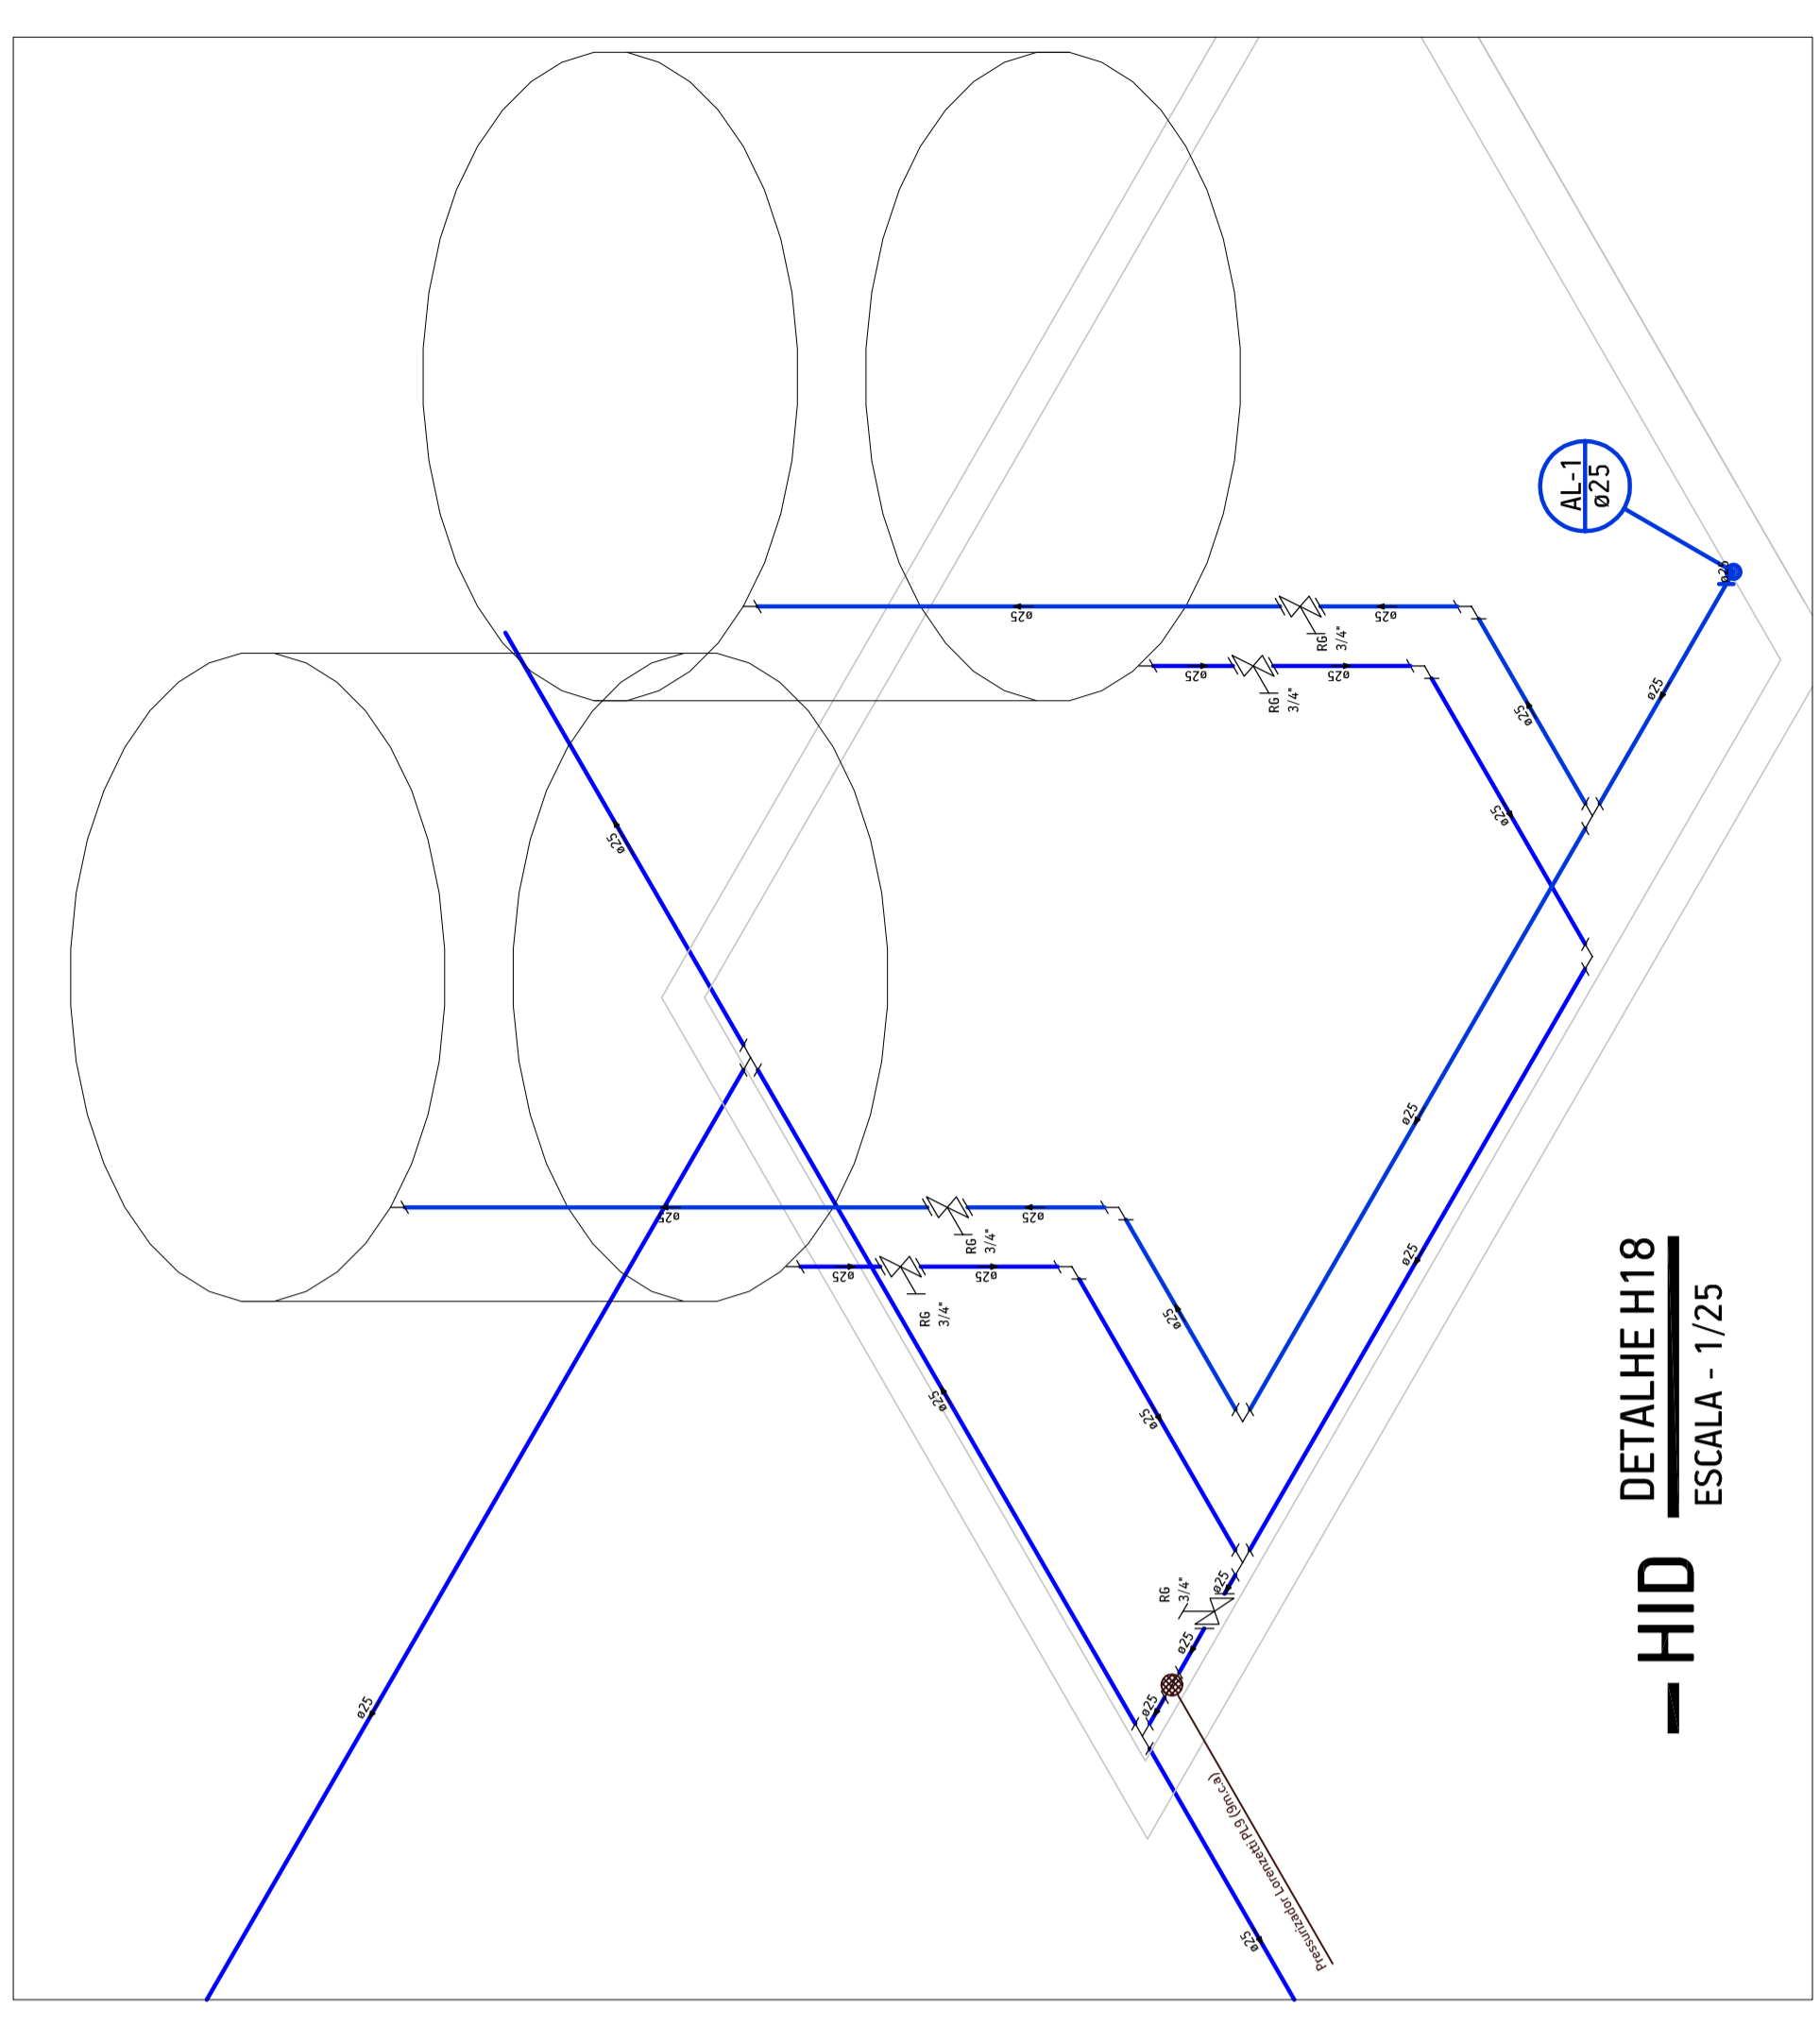

0.00



CORTEL:	PASSEIÃO	PROJETO:	HIDRÁULICO-HID-OMG-PLE
ENDEREÇO:	RUA REINALDO BARBELOTTI, QUADRA 29, PARTE DOS LOTES 06, 07 - CENTRO - SERTÃOIS	PROPRIETÁRIO:	DISPORDOIS ENGENHARIA
ÁREA TERRENO:	750,00 m ²	ÁREA CONSTRUÍDA:	394,41 m ²
CÓDIGO:	1719	REVISÃO:	R00
DATA:	03/07/2017	FRANCA:	HID
PROJETO:	03	PROJETO:	03

OBSERVAÇÕES: Direitos autorais reservados conforme artigo 184 do código penal, Lei 5198 de código civil, Lei 9610/98.
 Engenheiro Responsável: **Edson Roberto**
 CREA: 1719/04-01/RS
 Inscrição Profissional: 171919
 54.9374.0874
 54.9386.3856