



PROJETO: SANTÁRIO SAN-DW-PLE
ENDEREÇO: RUA RENALDO SORDELOTTO, QUADRA 29, PARTE DOS LOTES 05, 06 E 07 - CENTRO - SERTÃOIS
RESPONSÁVEL TÉCNICO: DOISPORDOIS ENGENHARIA

OBRA: PMSERTÃO
PROPRIETÁRIO: PREFEITURA MUNICIPAL DE SERTÃOIS

DESCRIÇÃO: PLANTA BAIXA PAVIMENTO TÉRREO

ÁREA TERRENO: 750,00 m²	ÁREA CONSTRUIDA: 394,41 m²	ESCALA: 1/50	PRANCHAL: 02
CÓDIGO: 1719	REVISÃO:	ROD. DATA: DEZ/2017	SAN 01


OBSESVANÇAS: Direitos autorais reservados conforme artigo 174 de código penal, Lei 5988 de código civil, confias 285771

Francisco Benedito
 ENGENHEIRO CIVIL (CREA: 17434)
 SA 9168/2009

Edoardo Resatto
 ENGENHEIRO CIVIL (CREA: 17542)
 SA 9168/2009

Legenda

	Caixa Símbolo
	Caixa de entrada parâmetros simples
	Caixa Inspeção Espaço Simples
	Caixa de Ventos
	Caixa de Resíduos
	Caixa de Água Fria
	Caixa de Água Quente
	Caixa de Gás
	Caixa de Energia Elétrica
	Caixa de Sinalização
	Caixa de Iluminação
	Caixa de Ventilação
	Caixa de Aquecimento
	Caixa de Resfriamento
	Caixa de Armazenamento
	Caixa de Distribuição
	Caixa de Proteção
	Caixa de Segurança
	Caixa de Manutenção
	Caixa de Limpeza
	Caixa de Reciclagem
	Caixa de Compostagem
	Caixa de Tratamento de Água
	Caixa de Tratamento de Efluentes
	Caixa de Tratamento de Resíduos Sólidos
	Caixa de Tratamento de Resíduos Líquidos
	Caixa de Tratamento de Resíduos Gasosos
	Caixa de Tratamento de Resíduos Térmicos
	Caixa de Tratamento de Resíduos Radiativos
	Caixa de Tratamento de Resíduos Biológicos
	Caixa de Tratamento de Resíduos Químicos
	Caixa de Tratamento de Resíduos Mecânicos
	Caixa de Tratamento de Resíduos Elétricos
	Caixa de Tratamento de Resíduos Magnéticos
	Caixa de Tratamento de Resíduos Ópticos
	Caixa de Tratamento de Resíduos Acústicos
	Caixa de Tratamento de Resíduos Térmicos
	Caixa de Tratamento de Resíduos Radiativos
	Caixa de Tratamento de Resíduos Biológicos
	Caixa de Tratamento de Resíduos Químicos
	Caixa de Tratamento de Resíduos Mecânicos
	Caixa de Tratamento de Resíduos Elétricos
	Caixa de Tratamento de Resíduos Magnéticos
	Caixa de Tratamento de Resíduos Ópticos
	Caixa de Tratamento de Resíduos Acústicos

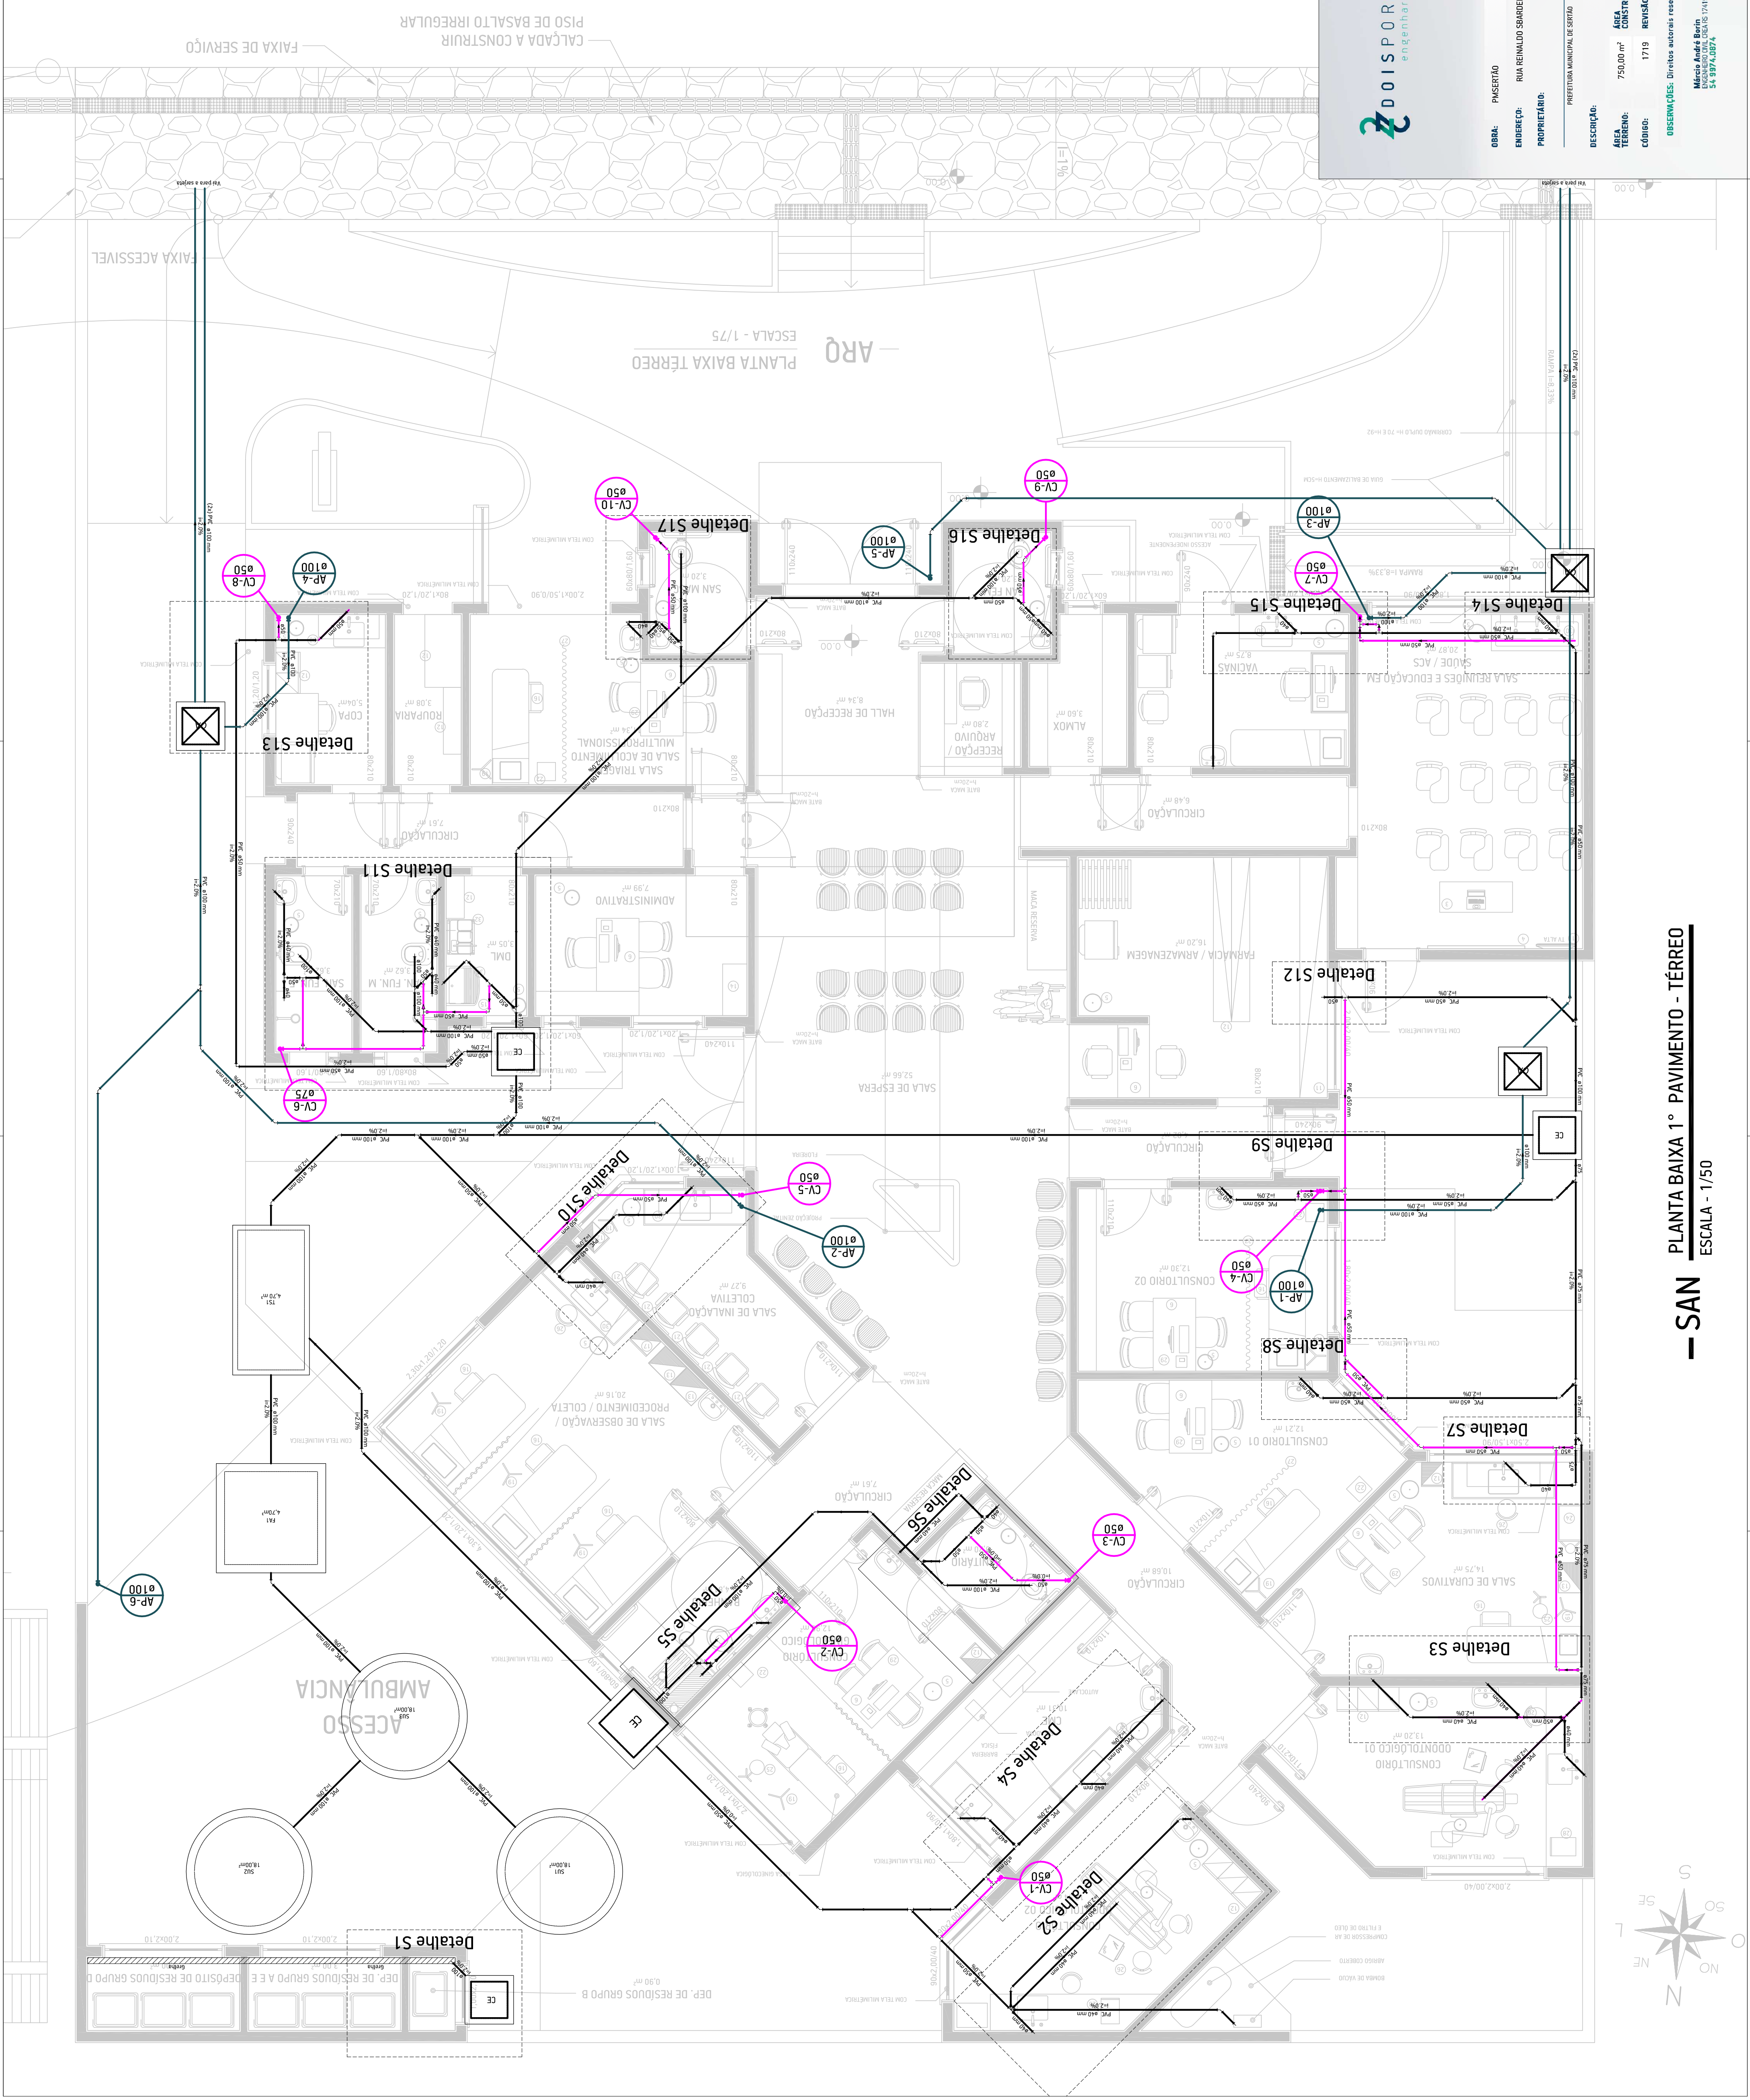

— SAN —
PLANTA BAIXA 1º PAVIMENTO - TÉRREO
 ESCALA - 1/50